


RZUT PARTERU PROJEKTOWANY

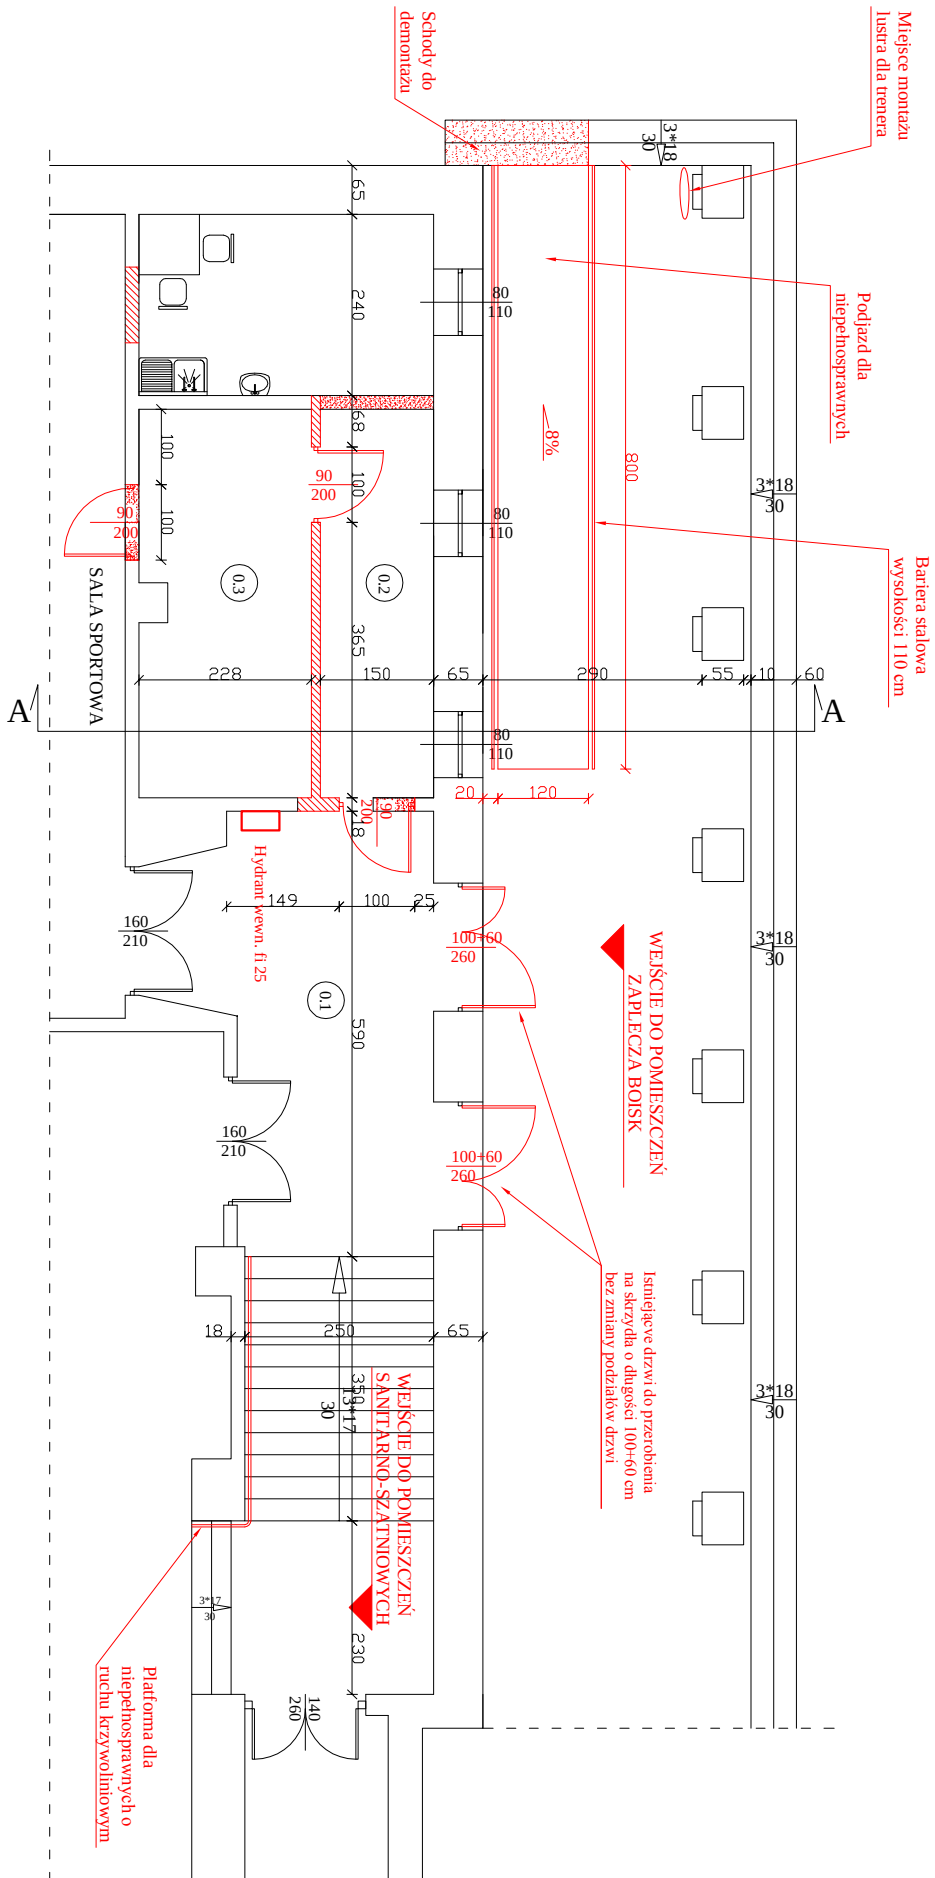

USŁUGI BUDOWLANE I PRZEMYSŁOWE MIROSLAW MUSIELAK PIĘKOCIN 26, 56-300 MILICZ, TEL./FAX (071) 38 32 972, E-MAIL: instbud@wp.pl	
NAZWA PROJEKTU	"MOJE BOISKO ORLIK 2012" PRZY I LO W MILICZU
LOKALIZACJA	MILICZ, DZ. NR 82/4, 86 AM 16, OBRĘB MILICZU
ARCHITEKTURA	JAKUB RZEZNIČZAK NR UPR. 2/99, 113/188/10
SPRAWDZIŁ	DOROTA DUDA NR UPR. 06/05/DOJA
KONSTRUKCJA	MIROSLAW MUSIELAK NR UPR. 180/02/DUW
SPRAWDZIŁ	JAKUB RZEZNIČZAK NR UPR. 2/99
ASYSTENT PROJ.	KONRAD ZMUDA
INWESTOR	POWIAT MILICZKI, ZS UL. WOJSKA POLSKIEGO 38, MILICZ
RYSunEK	RZUT PARTERU PROJEKTOWANY

LP	Nazwa pomieszczenia	Rodzaj posadzki	Pow. użytkowa [m ²]
0.1	Korytarz	glazura	32,48
0.2	Pomieszczenie trenera	glazura	17,35
0.3	Magazyn sprzętu sportowego	glazura	11,54
RAZEM			61,37

Ściany do wyburzenia, otwory do wykucia.
 Ściany do wymurowania, otwory do zamurowania.

UWAGA: Kolorem czerwonym zaznaczono zmiany wprowadzone w budynku.


pdfMachine

Is a pdf writer that produces quality PDF files with ease!

Produce quality PDF files in seconds and preserve the integrity of your original documents. Compatible across nearly all Windows platforms, if you can print from a windows application you can use pdfMachine.

Get yours now!

RZUT PIWNICY
PROJEKTOWANY

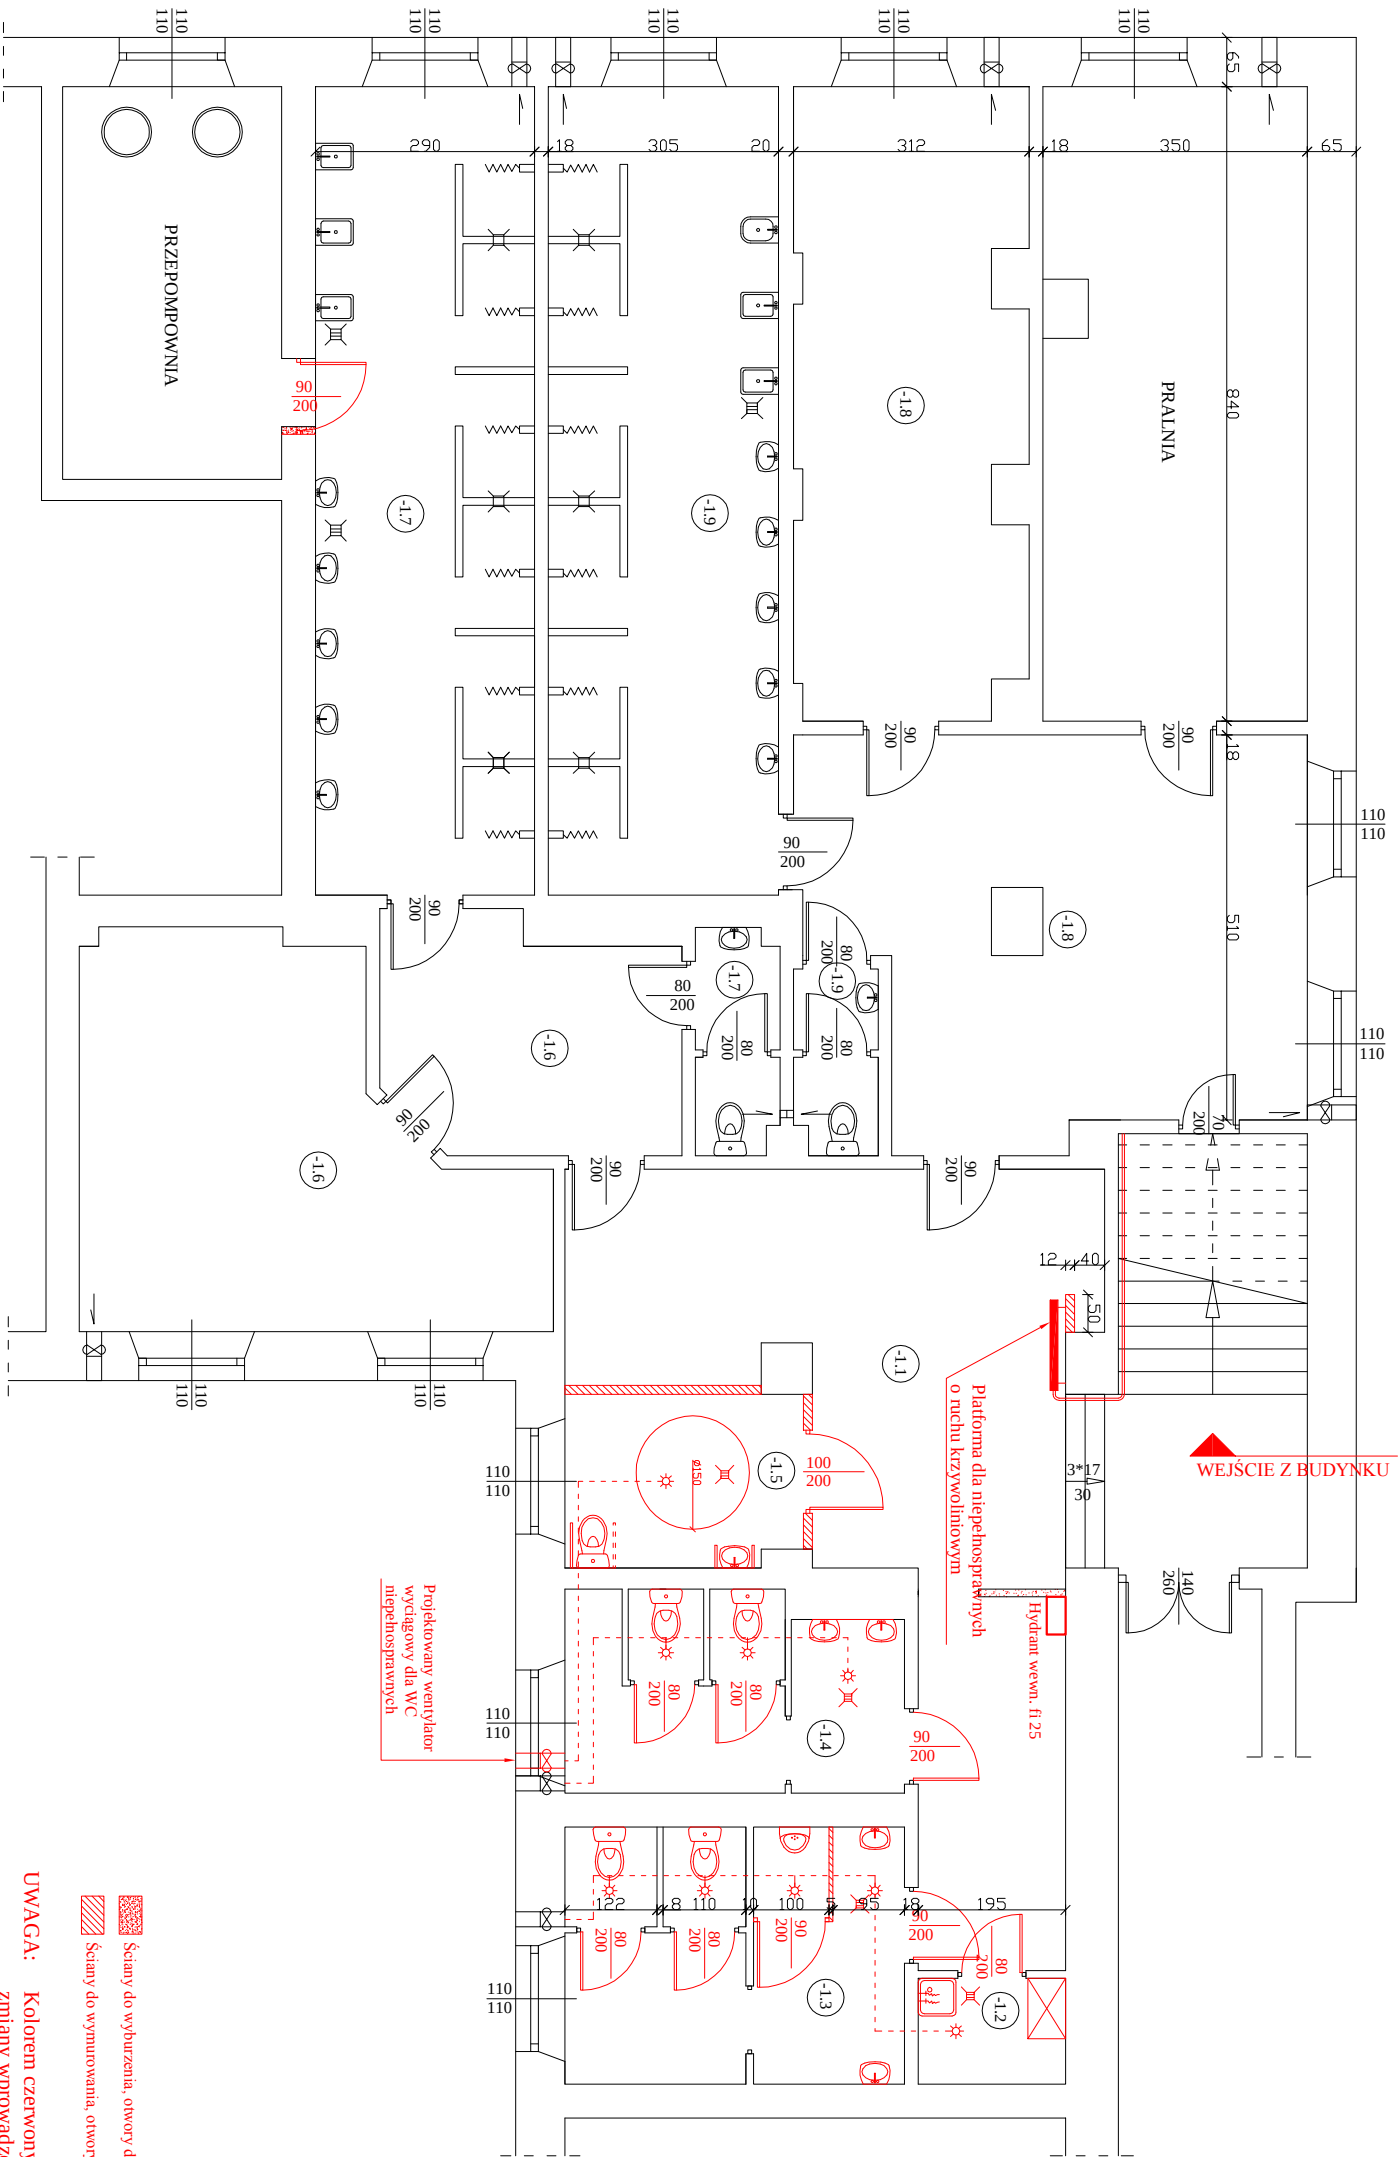


LP	Nazwa pomieszczenia	Rodzaj posadzki	Pow. użytkowa [m ²]
-1.1	Holl	glazura	38,58
-1.2	Pomieszczenie porządkowe	glazura	2,73
-1.3	WC dla kibiców męskie	glazura	15,30
-1.4	WC dla kibiców damskie	glazura	11,52
-1.5	WC dla niepełnosprawnych	glazura	7,13
-1.6	Szafka nr I	glazura PCV nilon	37,47
-1.7	Łazienka+WC nr I	glazura	34,16
-1.8	Szafka nr II	glazura PCV nilon	57,75
-1.9	Łazienka+WC nr II	glazura	35,21
RAZEM			239,85

Sciany do wyburzenia, otwory do wykucia.
Sciany do wymurowania, otwory do zamurowania.

UWAGA: Kolorem czerwonym zaznaczono zmiany wprowadzone w budynku.


USŁUGI BUDOWLANE I PRZEMYSŁOWE MIROSLAW MUSIELAK PIĘKOCIN 26, 56-300 MILICZ, TEL./FAX (071) 38 32 972, E-MAIL: msbud@wp.pl	
NAZWA PROJEKTU	"MOJE BOJSKO ORLIK 2012" PRZY I LO W MILICZU
LOKALIZACJA	MILICZ, DZ. NR 82/4, 86 AM 16, OBRĘB MILICZU
ARCHITEKTURA	JAKUB RZĘŻNICZAK NR I PR. 2/99, 1131/881,0
SPRAWDZIE	DOBROTA DUDA NR UPR. 06/05/DOLA
KONSTRUKCJA	MIROSLAW MUSIELAK NR UPR. 180/02/DUW
SPRAWDZIE	JAKUB RZĘŻNICZAK NR I PR. 2/99
ASYSTENT PROJ.	KONRAD ZMUŁDA
INWESTOR	POWIAT MILICZKI, Z/S UL. WOJSKA POLSKIEGO 38, MILICZ
RYSUNEK	RZUT PIWNICY PROJEKTOWANY
SKALA 1:100	
DATA IV 2010	
RYS. NR P-2	

PRZEKRÓJ A-A PROJEKTOWANY

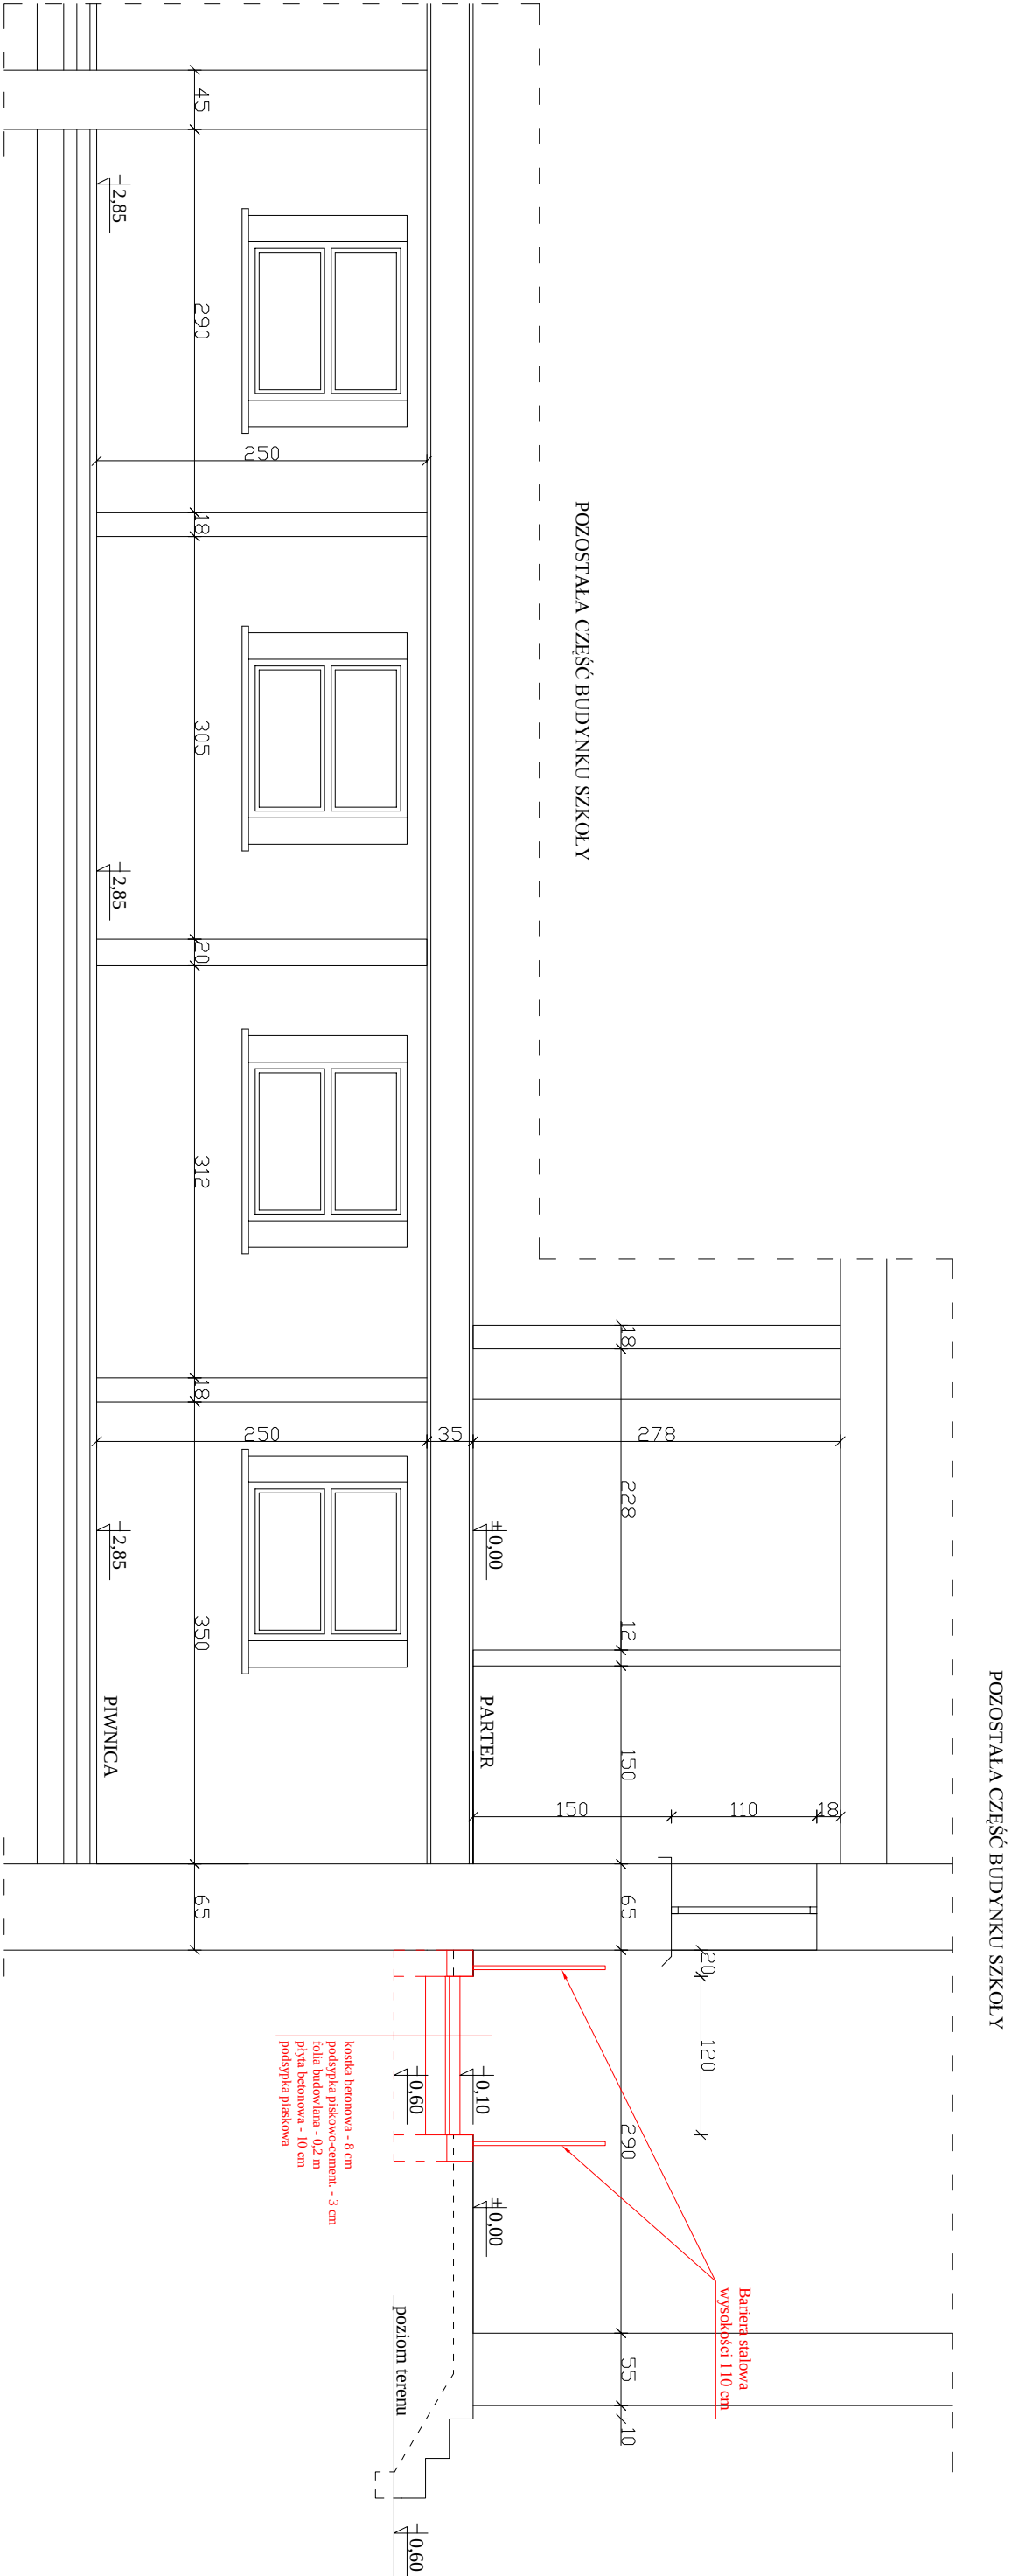

USŁUGI BUDOWLANE I PRZEMYSŁOWE MIROSŁAW MUSIELAK PIĘKOCIN 26, 56-300 MILICZ, TEL./FAX (071) 38 32 972, E-MAIL: instbud@wp.pl			
NAZWA PROJEKTU	"MOJE BOSKO ORLIK 2012" PRZY I LO W MILICZU		
LOKALIZACJA	MILICZ, DZ. NR 824, 86 AM 16, OBRĘB MILICZU		
PROJEKTANT			
ARCHITEKTURA	JAKUB RZĘZNICZAK NR UPR. 2,999		
SPRAWDZIL	DOROTA DUDA NR UPR. 06/05/DOLA		
KONSTRUKCJA	MIROSŁAW MUSIELAK NR UPR. 1/80/02/DUW		
SPRAWDZIL	JAKUB RZĘZNICZAK NR UPR. 2,999		
ASYSTENT PROJ.	KONRAD ZMUŁA		
INWESTOR	POWIAT MILICZKI, Z/S UL. WOJSKA POLSKIEGO 38, MILICZ		
RYSUJĄCE	PRZECIĄG A-A PROJEKTOWANY	SKALA 1:50	DATA IV 2010
RYSUJĄCE	PRZECIĄG A-A PROJEKTOWANY	RYŚ. NR P-3	
PODPIS			

INSTALACJA WOD-KAN. PARTER

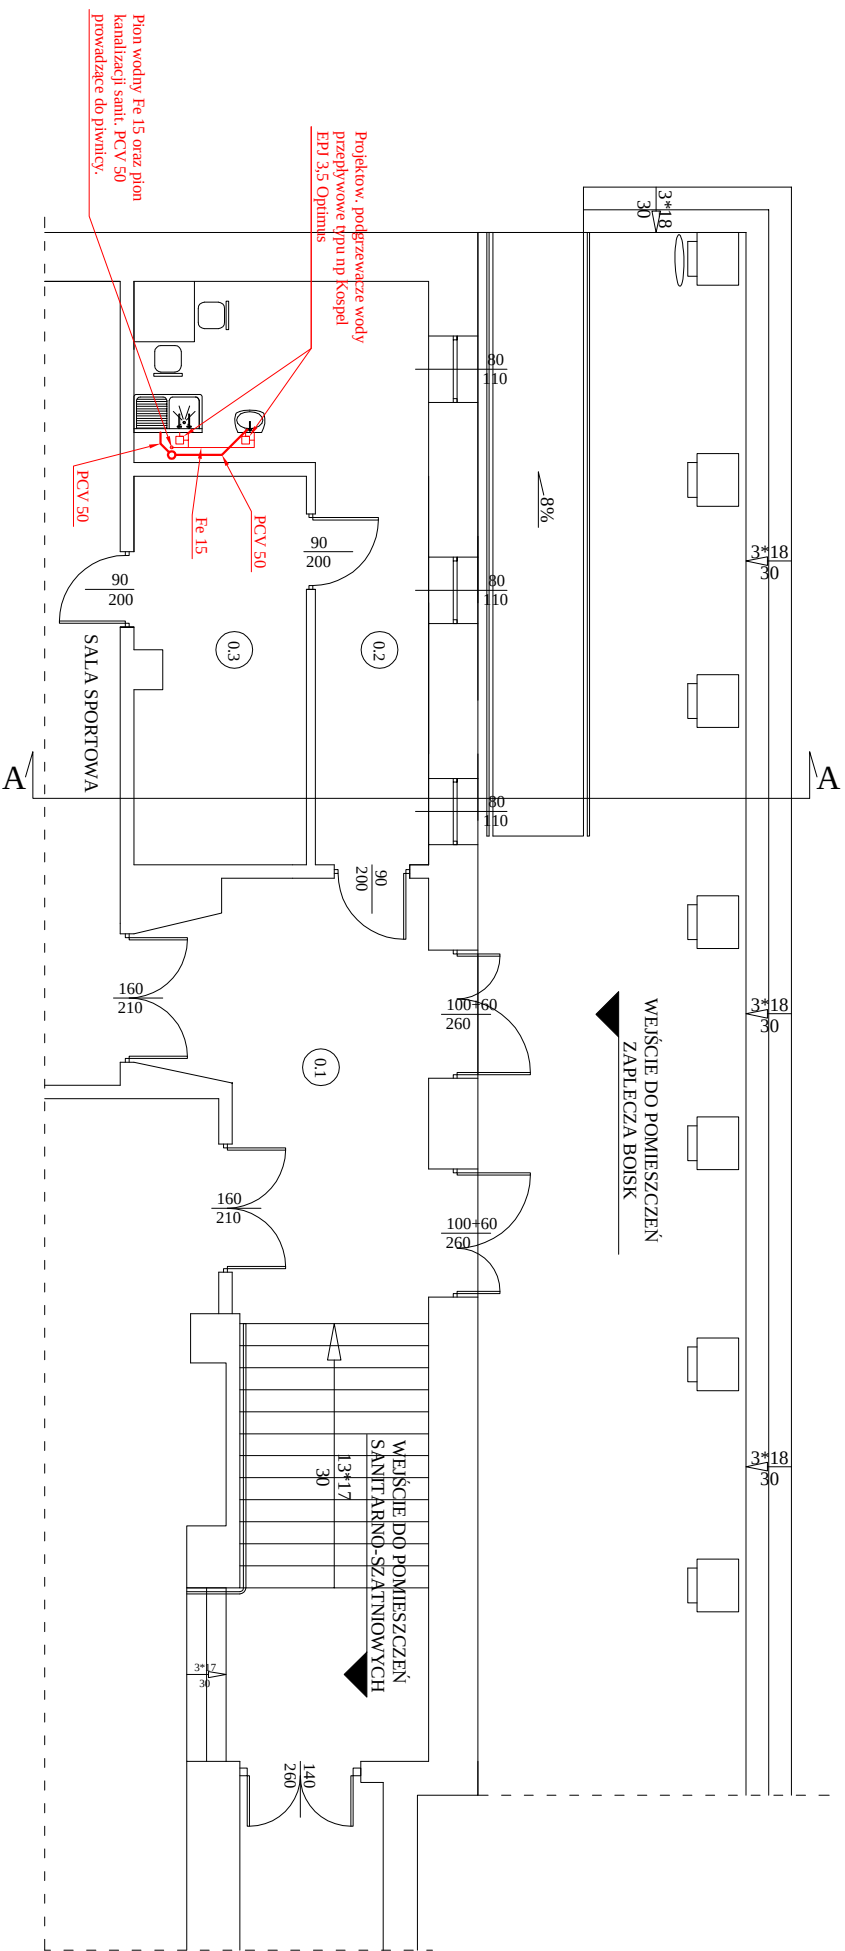


LP	Nazwa pomieszczenia	Rodzaj posadki	Pow. użytkowa [m ²]
0.1	Korytarz	głazura	32,48
0.2	Pomieszczenie trenera	głazura	17,35
0.3	Magażyn sprzętu sportowego	głazura	11,54
	RAZEM		61,37

Kolorem czerwonym zaznaczono wszystkie nowe podłączenia do istniejących instalacji sanitarnych budynku.

USŁUGI BUDOWLANE I PRZEMYSŁOWE MIROSLAW MUSIELAK PIĘKOCIN 26, 56-300 MILICZ, TEL./FAX (071) 38 32 972, E-MAIL: instbud@wp.pl		
NAZWA PROJEKTU "MOJE BOISKO ORLIK 2012" PRZY I LO W MILICZU		
LOKALIZACJA	MILICZ, DZ. NR 82/4, 86 AM 16, OBRĘB MILICZU	PODPIS
KONSTRUKCJA	MIROSLAW MUSIELAK NR UPR. 180/02/DJW	
SPRAWDZIŁ	JAKUB RZEŹNICZAK NR UPR. 2/99	
INSTAL. SANIT.	WŁODZIMIEŻ WĄRKOCZ NR UPR. UAN.7342-37/93	
SPRAWDZIŁ	SIŁAWOMIĘSZ SZCZEPAŃSKI NR UPR. WK/P0160/POOS/03	
ASYSTENT PROJ.	KONRAD ZMUŁA	
INWESTOR	POWIAT MILICZKI, ZS UL. WOJSKA POLSKIEGO 38, MILICZ	DATA V 2010
RYSUNEK	INSTALACJA WOD.-KAN. PARTER	SKALA 1:100
		RYS. NR W.K.-1

INSTALACJA WOD.-KAN.
PIWNICA

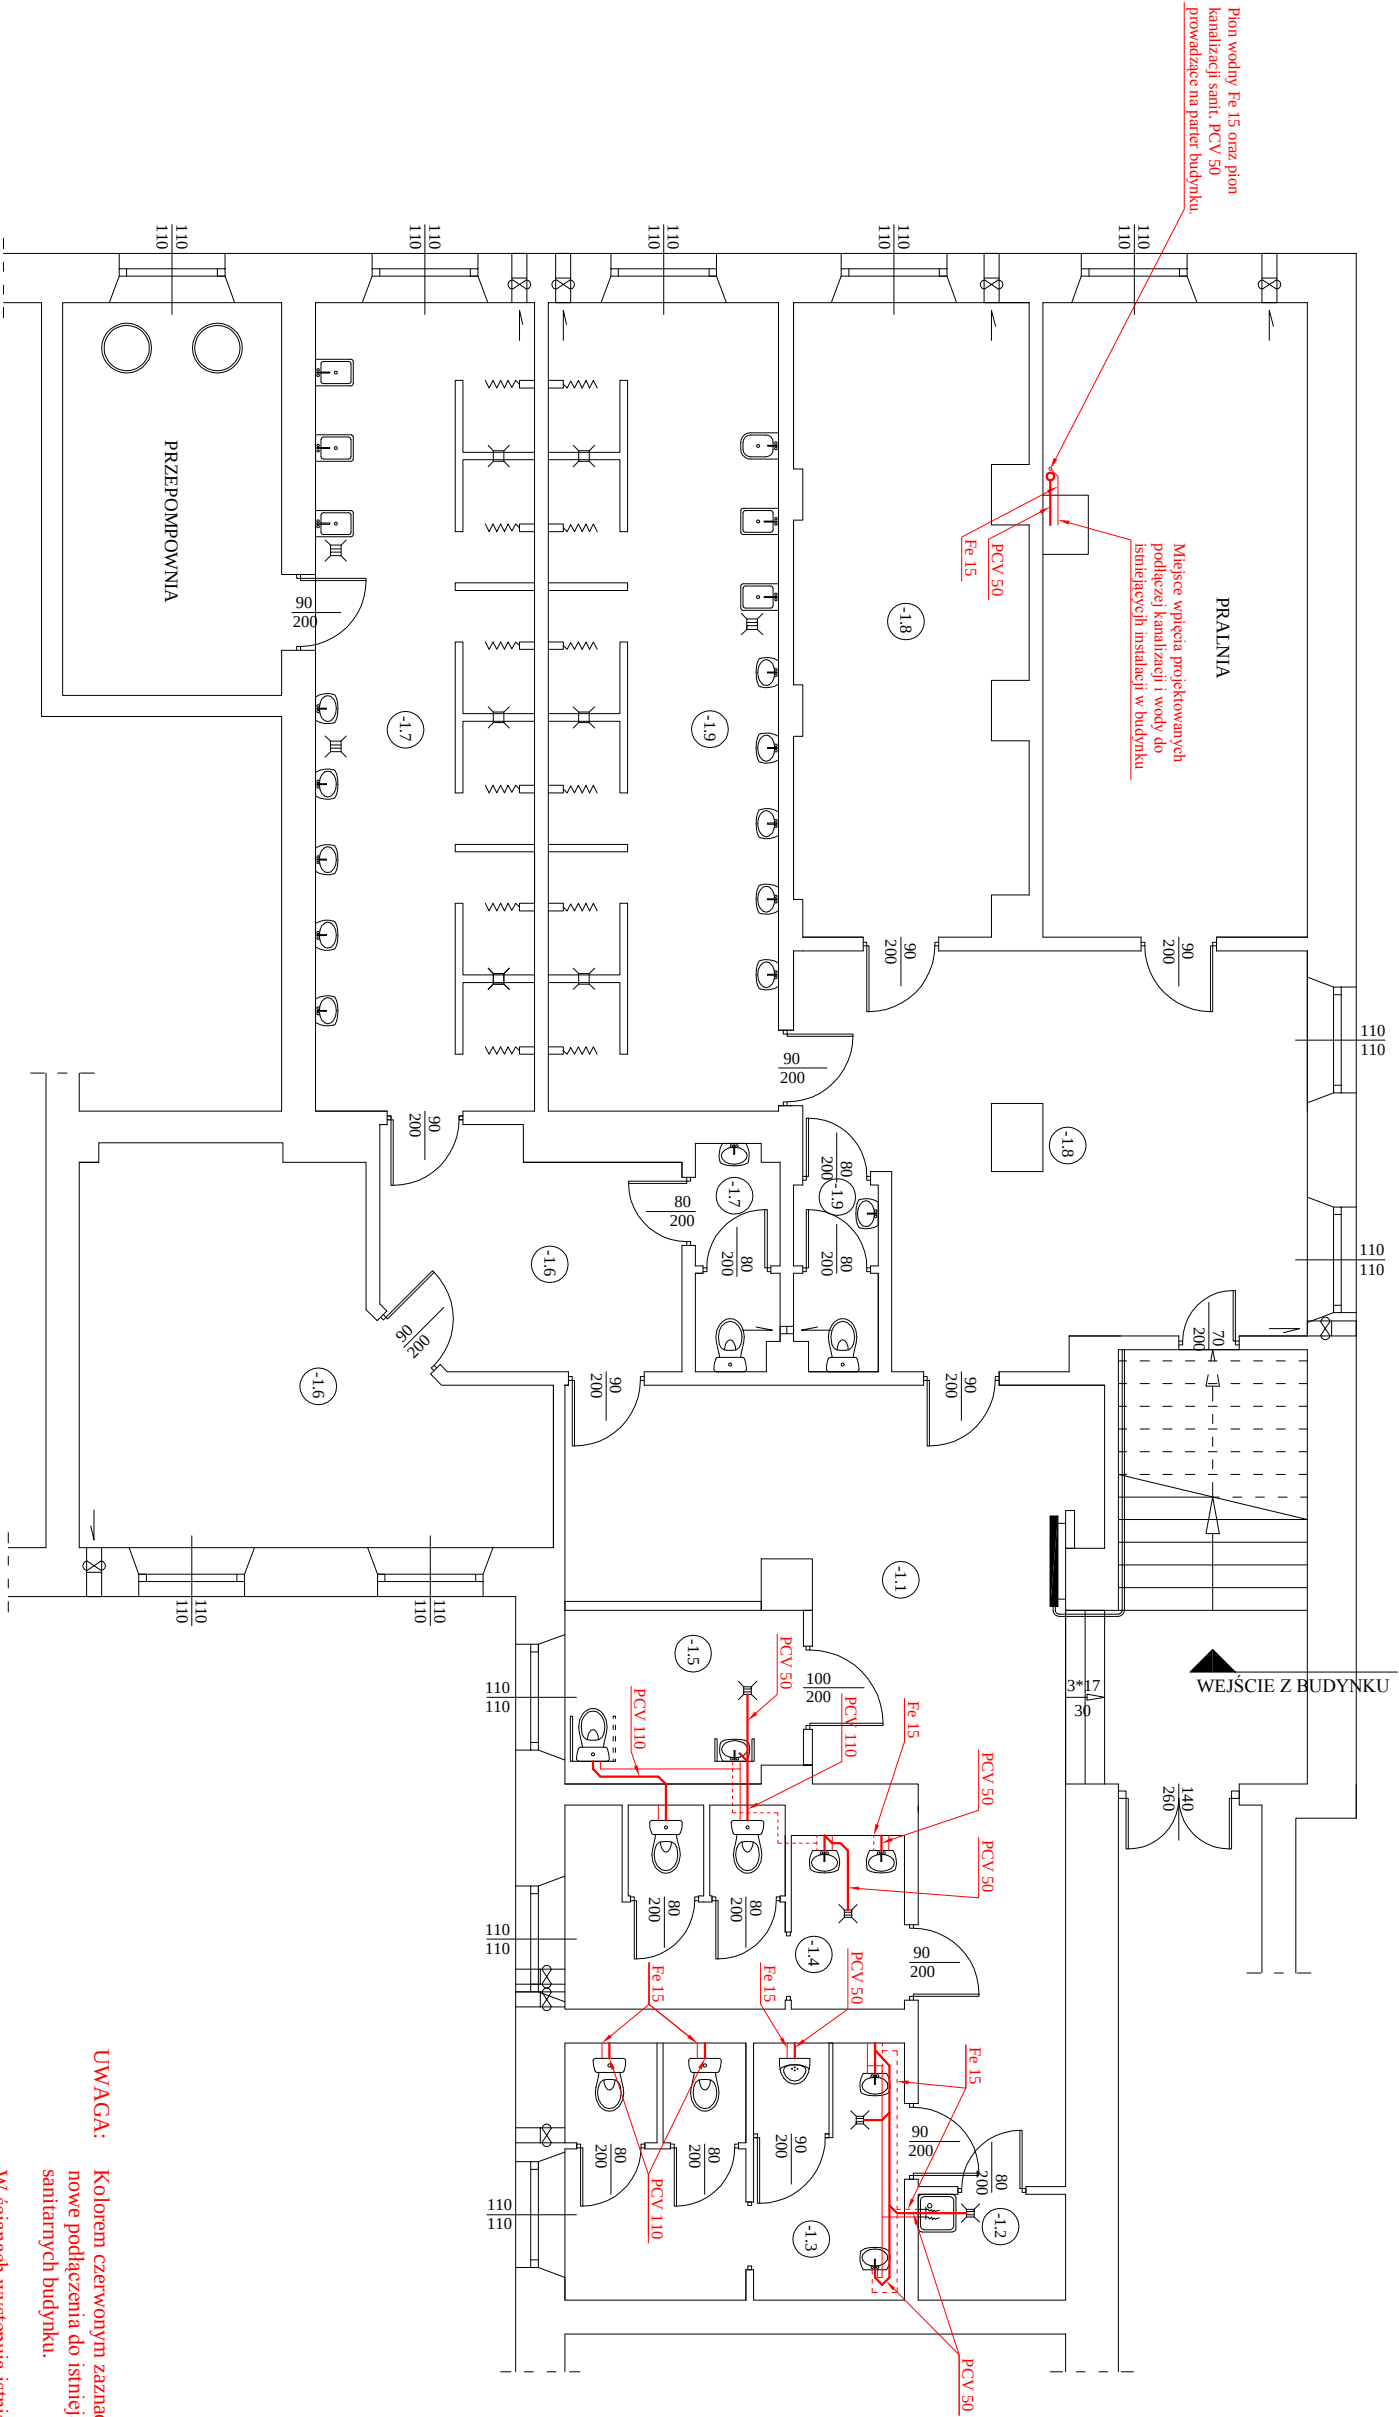

LP	Nazwa pomieszczenia	Rodzaj posadzki	Pow. użytkowa [m²]
-1.1	Holl	głazura	38,58
-1.2	Pomieszczenie porządkowe	głazura	2,73
-1.3	WC dla kibiców męskie	głazura	15,30
-1.4	WC dla kibiców damskie	głazura	11,52
-1.5	WC dla niepełnosprawnych	głazura	7,13
-1.6	Szatnia nr I	głazura/PCV rylon	37,47
-1.7	Łazienka+WC nr I	głazura	34,16
-1.8	Szatnia nr II	głazura/PCV rylon	57,75
-1.9	Łazienka+WC nr II	głazura	35,21
RAZEM			239,85

UWAGA: Kolorem czerwonym zaznaczono wszystkie nowe podłączenia do istniejących instalacji sanitarnych budynku.

W ścianach występują istniejące rozprzodzenia instalacji sanitarnych do których wpięta zostanie nowa armatura sanitarna.

USŁUGI BUDOWLANE I PRZEMYSŁOWE MIROSLAW MUSIELAK PIĘKOCIN 26, 56-300 MILICZ, TEL./FAX (071) 38 32 972, E-MAIL: instbud@wp.pl	
NAZWA PROJEKTU	"MOJE BOJSKO ORLIK 2012" PRZY I LO W MILICZU
LOKALIZACJA	MILICZ, DZ. NR 82/4, 86 AM 16, OBRĘB MILICZU
KONSTRUKCJA	MIROSLAW MUSIELAK NR UPR. 180/02/DUW
INSTAL. SANIT.	WŁODZIMIERZ WARKOCZ NR UPR. UAN.7342-37/93
SPRAWIDZIL	IGOR ZAMIRSKI NR UPR. 263D05/08
PROJEKTANT	
ASYSTENT PROJ.	KONRAD ZMUDA
INWESTOR	POWIAT MILICZKI, Z/S UL. WOJSKA POLSKIEGO 38, MILICZ
RYSUNEK	INSTALACJA WOD.-KAN, PIWNICA
SKALA 1:100	
DATA RYS. NR W.K.-2	
DATA V.2010	
PODPIS	